 


LEGENDA

Panel LED (600x600mm) o mocy ok 40W,
do montażu w suficie bądź spuszczaany na łańcuszku nad stołami,
zasil. 230V, kąt świecenia 116-125°, żywotność 60 000h, gwarancja 2 lata



Projektowana awaryjna oprawa ewakuacyjna z
piktogramem



- moduł oświetlenia awaryjnego, min. 1h



łącznik
łącznik świecznikowy



ISTN. Rozdzielnia elektryczna
(2 Gn. 1-fazowe podwójne



HDMI gniazdo HDMI




E gniazdo internet



T gniazdo telefoniczne



(1.1 numer obwodu

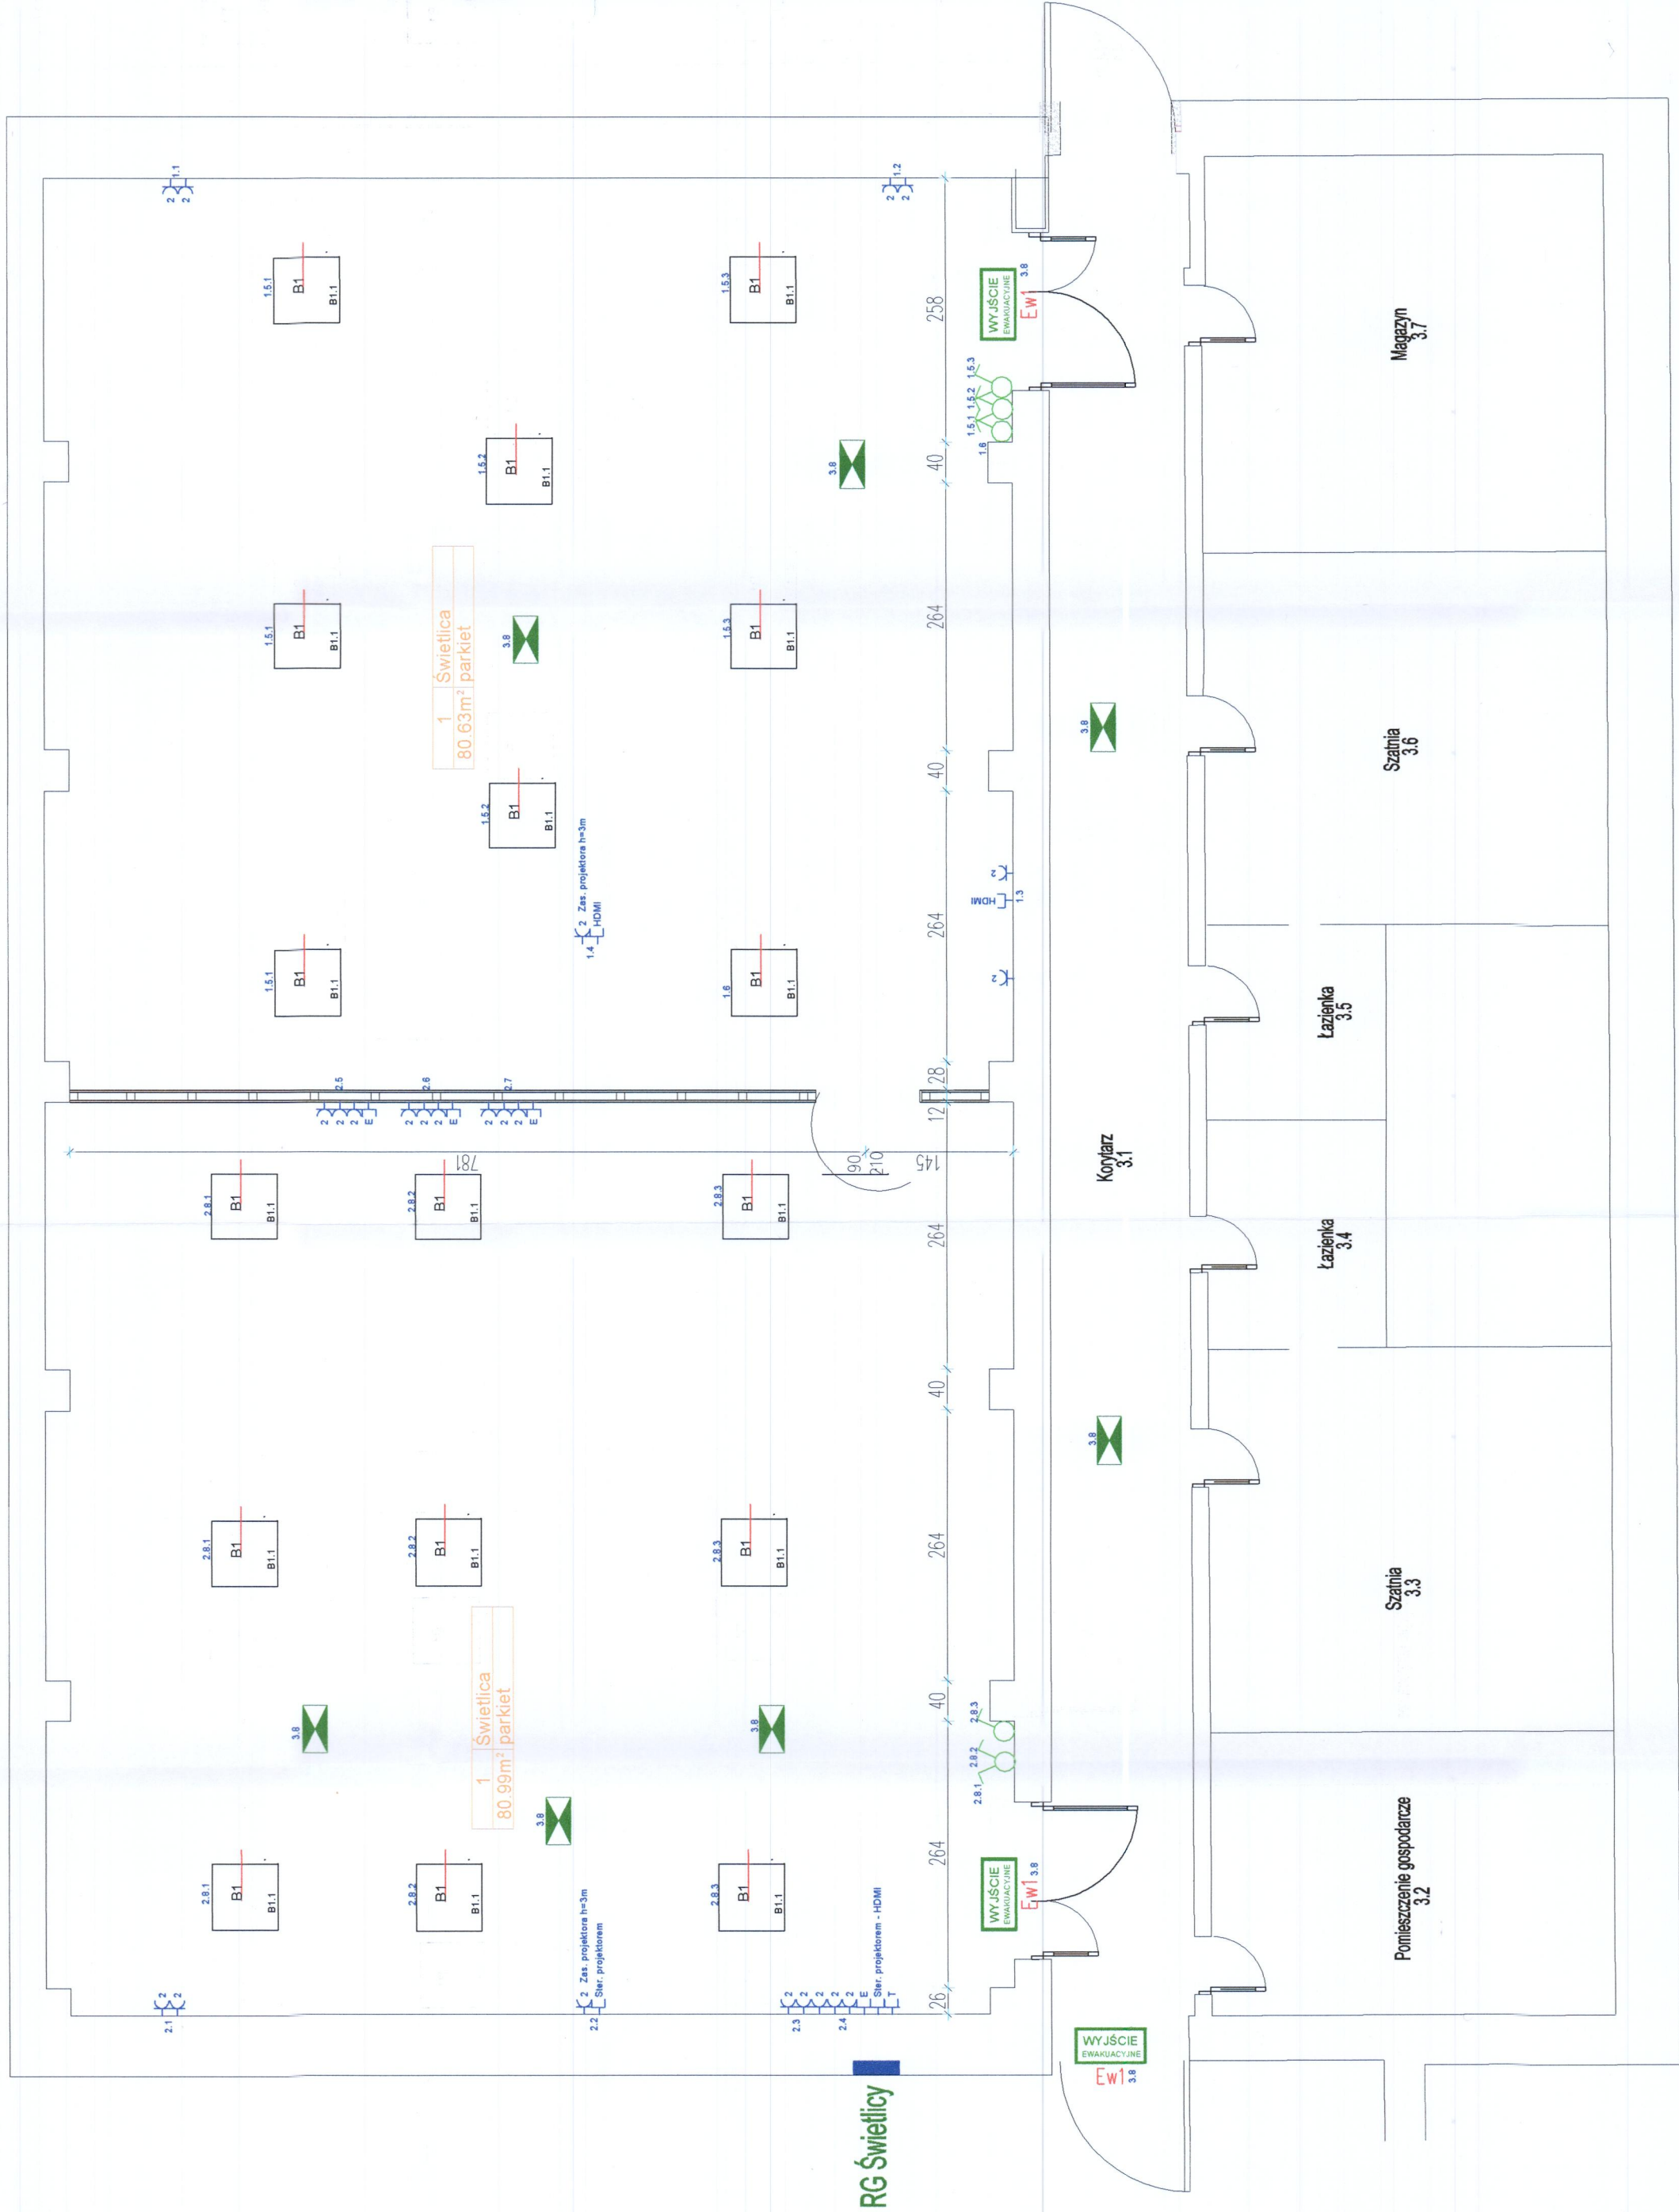

Projekt przebudowy sali gimnastycznej w Szkole Podstawowej nr 3 w m. Mińsk Maz., dz. nr 865/2, 865/7, 865/4 Gmina Mińsk Maz			
Inw.: Szkoła Podstawowa nr 3	Projektował: mgr inż Bartłomiej Szcześniak mgr MAZ/0589/POOE/12		
Rzut parteru- instalacje	Sprawdził: mgr inż Michał Szostak mgr MAZ/0281/PWBE/15		
Skala 1:100			
Rys nr E- 2	czerwiec 2018r		